

MAPA SYTUACYJNO - WYSOKOŚCIOWA
DO CEŁÓW PROJEKTOWYCH
SKALA 1:500

woj.: dolnośląskie
pow.: kłodzki
jedh. ewid.: Gmina Stronie Śl.
obręb : miasto STRONIE ŚLĄSKIE
obiekt : działka nr 140/1, 140/2, 141
KERG : 134.01-028/2008

Granice prawne

Sporządzili dnia 20.05.2008r. na podstawie
mapy zasadniczej - AlM 483.113.0421
483.113.0421
geodeta uprawniony Jacek Rejterda

USŁUGI GEODEZYJNO-KARTOGRAFICZNE

Jacek Rejterada
ul. Kościuszki 39/1 tel. 074 814 18 37
57-550 STRONIE ŚLĄSKIE
NIP 881-10-06-130 REGON 890361148


**Pracownia Geodezyjnej
Miar i
Miar**

1. 12. 2008
- 026/2008
projektów
pozwolenia na
| wykonawczej
zaw. górnictwa

15.2008

Wendy Campbell
Executive Director

Wang Liang

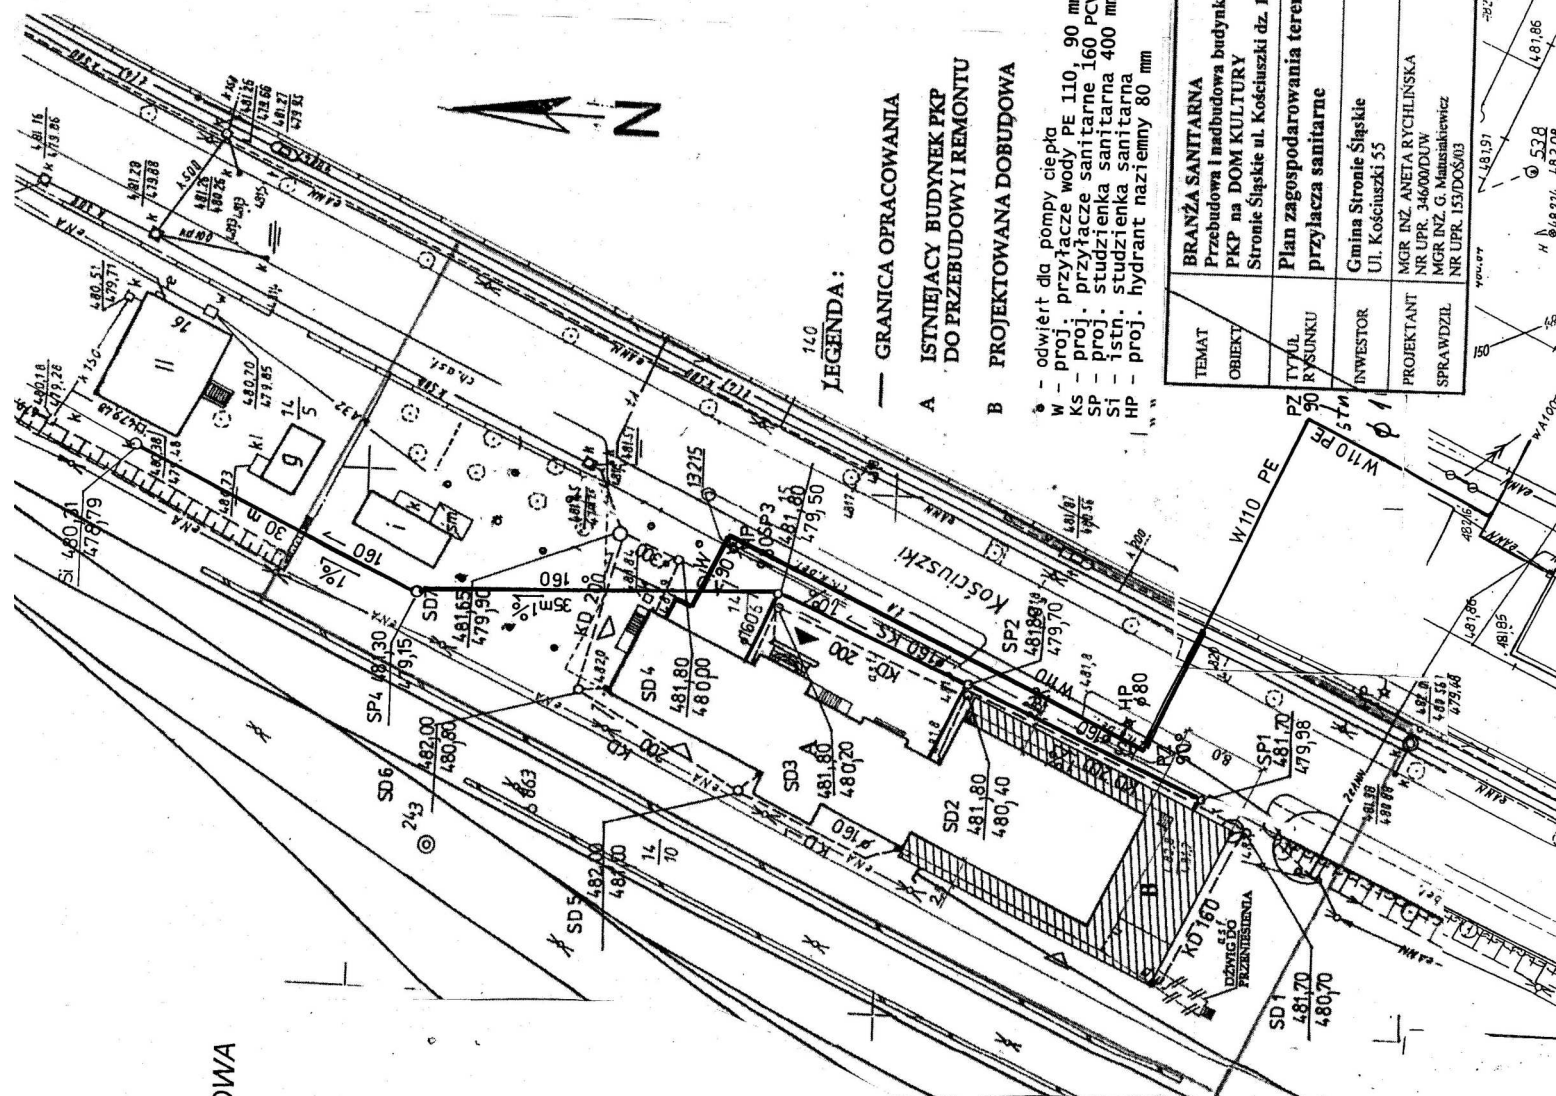

LEGENDA:

- GRANICA OPRACOWANIA
A ISTNIEJĄCY BUDYNEK PKP
DO PRZEBUDOWY I REMONTU
B PROJEKTOWANA DOBUDOWA

- - odwierł dla pompy ciepła
- M - proj. przyłącze wody PE 110, 90 mm
- KS - proj. przyłącze sanitarne 160 PCV
- si - studzienka sanitarna 400 mm
- si - istn. studzienka sanitarna
- sp - proj. hydrant naziemny 80 mm

TEMAT OBIEKT	BRANŻA SANITARNA Przebudowa i nadbudowa budynku stacji PKP na DOM KULTURY Stronie Śląskie ul. Kościuszkii dz. 14/6	DATA 09.2008
TYTUŁ RYŠUNKU	Plan zagospodarowania terenu – przyłacza sanitarne	SKALA 1:500
INWESTOR	Gmina Stronie Śląskie Ul. Kościuszkii 55	NR RYS. 1/S
PROJEKTANT	MGR INŻ. ANETA RYCHLIŃSKA NR UPR. 346007/DUW	
SPRAWDZIL	MGR INŻ. G. Mańsiakiewicz NR UPR. 153/D06/03	

STAROSTA KŁODZKI

**Biuletyn Usrodek Dokumentacji Geodezyjnej
i Kartograficznej w Kłodzku**

W obszarze oznaczonym linią I. potwierdzono w terenie

aktualność treści mapy zasadniczej. Dokumenty potwierdzające aktualność mapy przyjęto do zaopiniowania w dniu 28.05.2009

zawidencjonowano pod nr 134.04-028/2011
Niniejsza mapa może służyć do celów projektowych

Projektowane obiekty budowlane wymagające pozwolenia na budowę podlegają wytyczeniu i imwentaryzacji osiedlenia

przez jednostki uprawnione do wykonywania prac geodezyjnych

pysirzyca Kłodzka, dnia 28... 07... 19...

.....

.....

.....

ne i nazwisko, podpis, stanowisko służbowe osoby upoważnionej do wystawienia

~~Powiatowego Sądu Okręgowego~~
Kolegijskiej w Kłodzku w Wydziale

1. *Introduction*
 2. *Methodology*
 3. *Results*
 4. *Discussion*
 5. *Conclusion*
 6. *References*
 7. *Appendix*
 8. *Notes*
 9. *Tables*
 10. *Figures*
 11. *Supplementary Materials*
 12. *Correspondence*
 13. *Conflict of Interest*
 14. *Acknowledgments*
 15. *References*
 16. *Appendix*
 17. *Notes*
 18. *Tables*
 19. *Figures*
 20. *Supplementary Materials*
 21. *Correspondence*
 22. *Conflict of Interest*
 23. *Acknowledgments*
 24. *References*
 25. *Appendix*
 26. *Notes*
 27. *Tables*
 28. *Figures*
 29. *Supplementary Materials*
 30. *Correspondence*
 31. *Conflict of Interest*
 32. *Acknowledgments*
 33. *References*
 34. *Appendix*
 35. *Notes*
 36. *Tables*
 37. *Figures*
 38. *Supplementary Materials*
 39. *Correspondence*
 40. *Conflict of Interest*
 41. *Acknowledgments*
 42. *References*
 43. *Appendix*
 44. *Notes*
 45. *Tables*
 46. *Figures*
 47. *Supplementary Materials*
 48. *Correspondence*
 49. *Conflict of Interest*
 50. *Acknowledgments*
 51. *References*
 52. *Appendix*
 53. *Notes*
 54. *Tables*
 55. *Figures*
 56. *Supplementary Materials*
 57. *Correspondence*
 58. *Conflict of Interest*
 59. *Acknowledgments*
 60. *References*
 61. *Appendix*
 62. *Notes*
 63. *Tables*
 64. *Figures*
 65. *Supplementary Materials*
 66. *Correspondence*
 67. *Conflict of Interest*
 68. *Acknowledgments*
 69. *References*
 70. *Appendix*
 71. *Notes*
 72. *Tables*
 73. *Figures*
 74. *Supplementary Materials*
 75. *Correspondence*
 76. *Conflict of Interest*
 77. *Acknowledgments*
 78. *References*
 79. *Appendix*
 80. *Notes*
 81. *Tables*
 82. *Figures*
 83. *Supplementary Materials*
 84. *Correspondence*
 85. *Conflict of Interest*
 86. *Acknowledgments*
 87. *References*
 88. *Appendix*
 89. *Notes*
 90. *Tables*
 91. *Figures*
 92. *Supplementary Materials*
 93. *Correspondence*
 94. *Conflict of Interest*
 95. *Acknowledgments*
 96. *References*
 97. *Appendix*
 98. *Notes*
 99. *Tables*
 100. *Figures*
 101. *Supplementary Materials*
 102. *Correspondence*
 103. *Conflict of Interest*
 104. *Acknowledgments*
 105. *References*
 106. *Appendix*
 107. *Notes*
 108. *Tables*
 109. *Figures*
 110. *Supplementary Materials*
 111. *Correspondence*
 112. *Conflict of Interest*
 113. *Acknowledgments*
 114. *References*
 115. *Appendix*
 116. *Notes*
 117. *Tables*
 118. *Figures*
 119. *Supplementary Materials*
 120. *Correspondence*
 121. *Conflict of Interest*
 122. *Acknowledgments*
 123. *References*
 124. *Appendix*
 125. *Notes*
 126. *Tables*
 127. *Figures*
 128. *Supplementary Materials*
 129. *Correspondence*
 130. *Conflict of Interest*
 131. *Acknowledgments*
 132. *References*
 133. *Appendix*
 134. *Notes*
 135. *Tables*
 136. *Figures*
 137. *Supplementary Materials*
 138. *Correspondence*
 139. *Conflict of Interest*
 140. *Acknowledgments*
 141. *References*
 142. *Appendix*
 143. *Notes*
 144. *Tables*
 145. *Figures*
 146. *Supplementary Materials*
 147. *Correspondence*
 148. *Conflict of Interest*
 149. *Acknowledgments*
 150. *References*
 151. *Appendix*
 152. *Notes*
 153. *Tables*
 154. *Figures*
 155. *Supplementary Materials*
 156. *Correspondence*
 157. *Conflict of Interest*
 158. *Acknowledgments*
 159. *References*
 160. *Appendix*
 161. *Notes*
 162. *Tables*
 163. *Figures*
 164. *Supplementary Materials*
 165. *Correspondence*
 166. *Conflict of Interest*
 167. *Acknowledgments*
 168. *References*
 169. *Appendix*
 170. *Notes*
 171. *Tables*
 172. *Figures*
 173. *Supplementary Materials*
 174. *Correspondence*
 175. *Conflict of Interest*
 176. *Acknowledgments*
 177. *References*
 178. *Appendix*
 179. *Notes*
 180. *Tables*
 181. *Figures*
 182. *Supplementary Materials*
 183. *Correspondence*
 184. *Conflict of Interest*
 185. *Acknowledgments*
 186. *References*
 187. *Appendix*
 188. *Notes*
 189. *Tables*
 190. *Figures*
 191. *Supplementary Materials*
 192. *Correspondence*
 193. *Conflict of Interest*
 194. *Acknowledgments*
 195. *References*
 196. *Appendix*
 197. *Notes*
 198. *Tables*
 199. *Figures*
 200. *Supplementary Materials*
 201. *Correspondence*
 202. *Conflict of Interest*
 203. *Acknowledgments*
 204. *References*
 205. *Appendix*
 206. *Notes*
 207. *Tables*
 208. *Figures*
 209. *Supplementary Materials*
 210. *Correspondence*
 211. *Conflict of Interest*
 212. *Acknowledgments*
 213. *References*
 214. *Appendix*
 215. *Notes*
 216. *Tables*
 217. *Figures*
 218. *Supplementary Materials*
 219. *Correspondence*
 220. *Conflict of Interest*
 221. *Acknowledgments*
 222. *References*
 223. *Appendix*
 224. *Notes*
 225. *Tables*
 226. *Figures*
 227. *Supplementary Materials*
 228. *Correspondence*
 229. *Conflict of Interest*
 230. *Acknowledgments*
 231. *References*
 232. *Appendix*
 233. *Notes*
 234. *Tables*
 235. *Figures*
 236. *Supplementary Materials*
 237. *Correspondence*
 238. *Conflict of Interest*
 239. *Acknowledgments*
 240. *References*
 241. *Appendix*
 242. *Notes*
 243. *Tables*
 244. *Figures*
 245. *Supplementary Materials*
 246. *Correspondence*

10

100

10

///

	Si	SP 4	SP 3	SP 2	SP 1	
RZEDNA TERENU	478,00	481,30	481,80	481,80	481,70	0,00
ZAGŁĘBIENIE DWA	1,52	2,15	2,30	2,10	1,72	118,00
ODLEGŁOŚĆ	0,00	30,00	65,00	85,00	115,00	118,00
		1%	1%	1%	1%	
	φ 160	φ 160	φ 160	φ 160	φ 160	


W - proj. przyłacz wody PE 110, 90 mm
KS - proj. przyłacz sanitarne 160 PCV
SP - proj. studzienka sanitarna 400 mm
SI - istn. studzienka sanitarna
HP - proj. hydrant naziemny 80 mm

OP - proj. opaska HAWLE 100 mm z zasuwą dn 100 mm
TO - niebieska taśma ostrzegawcza
WA - istn. wodociąg 100 mm
ZI - złaczka pe / stal
WD - proj. wodomierz
ZA - zawór antyskażeniowy

[illegible]

TEMAT OBIEKT	Przylacza sanitarne Przebudowa budynku stacji PKP Stronie Sl. ul. Kościuszk dz. 14/6, 14/5, 140/2	DATA 09 2008
TYTUŁ RYUNKU	Profile kanalizacji sanitarnej i wodociagu	SKALA 1:100/1000
INWESTOR	Gmina Stronie Śląskie Ul. Kościuszk 55	NR RYS.
PROJEKTANT	MGR INŻ. ANETA RYCHLIŃSKA NR UPR. 346/000DUW	2/S
SPRAWDZIL	MGR INŻ. GABRIELA MATUSIAKIEWICZ 15300K0/03	

Rzut piwnic

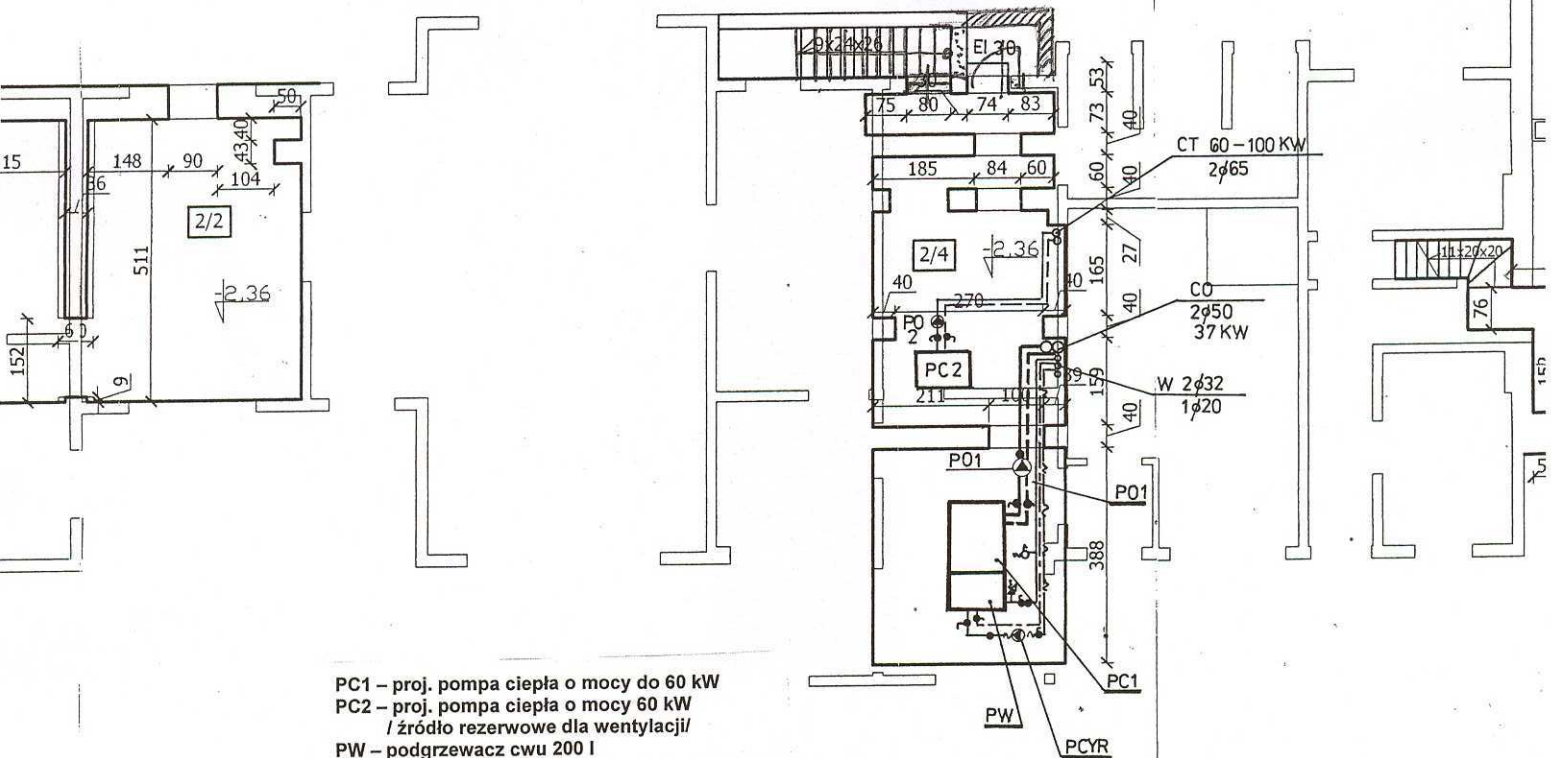

PC1 – proj. pompa ciepła o mocy do 60 kW
 PC2 – proj. pompa ciepła o mocy 60 kW
 / źródło rezerwowe dla wentylacji/
 PW – podgrzewacz cwu 200 l
 PO1 – pompa obiegowa ogrzewania podłogowego
 65POe120 LFP
 PO2 – pompa obiegowa wentylacja
 50 POe80 LFP
 CT – ciepło technologiczne
 CO – ogrzewanie podłogowe
 PCYR- pompa cyrkulacyjna dla cwu


TEMAT	BRANŻA SANITARNA	DATA
OBIEKT	Przebudowa i nadbudowa budynku stacji PKP na DOM KULTURY Stronie Śląskie ul. Kościuszki dz. 14/6	09 2008
TYTUŁ RYSUNKU	Rzut piwnic -pomieszczenia techniczne , lokalizacja pompy ciepła	SKALA 1:100
INWESTOR	Gmina Stronie Śląskie Ul. Kościuszki 55	NR RYS.
PROJEKTANT	MGR INŻ. ANETA RYCHLIŃSKA NR UPR. 346/00/DUW	2/S
SPRAWDZIŁ	MGR INŻ. G. Matusiakiewicz NR UPR. 153/DOŚ/03	




K - proj. pion kanalizacyjny
wyprowadzić nad dach
zakonczyć rurą, wywieść
zamontować rewizję
K5 - proj. kanalizacja sanitarna
W - proj. pion wodociagowy
WD - proj. wodomierz główny
WD - proj. poziom wodociagowy z rur stalowych 1ub PP3
HP - proj. hydrant 25 mm z węzłm półsztywnym
ZH - proj. zawór hydrantowi 52 mm
POŻ. - proj. instalacja p.poż. z rur stalowych ocynkowanych

[illegible]

TEMAT	BRANŻA SANITARNA	DATA
OBIEKT	Przebudowa i nadbudowa budynku stacji PKP na DOM KULTURY Stronie Śląskie ul. Kościuszkii dz. 14/6	09/2006
TYTUŁ RYSYNSKU	Rzut piwnic, parturu - instalacja wodno-ściekowej a, wentylacja sali widowlkowej i zopieczza	SKALA 1:100
INWESTOR	Gmina Stronie Śląskie Ul. Kościuszkii 55	NR BYS
PROJEKTANT	MGR INŻ. ANETA RYCHLIŃSKA NR UPR. 346/000/DW MGR INŻ. G. Małachukiewicz	3/5
SPRAWDZILI	NR UPR. 152/005/G3	

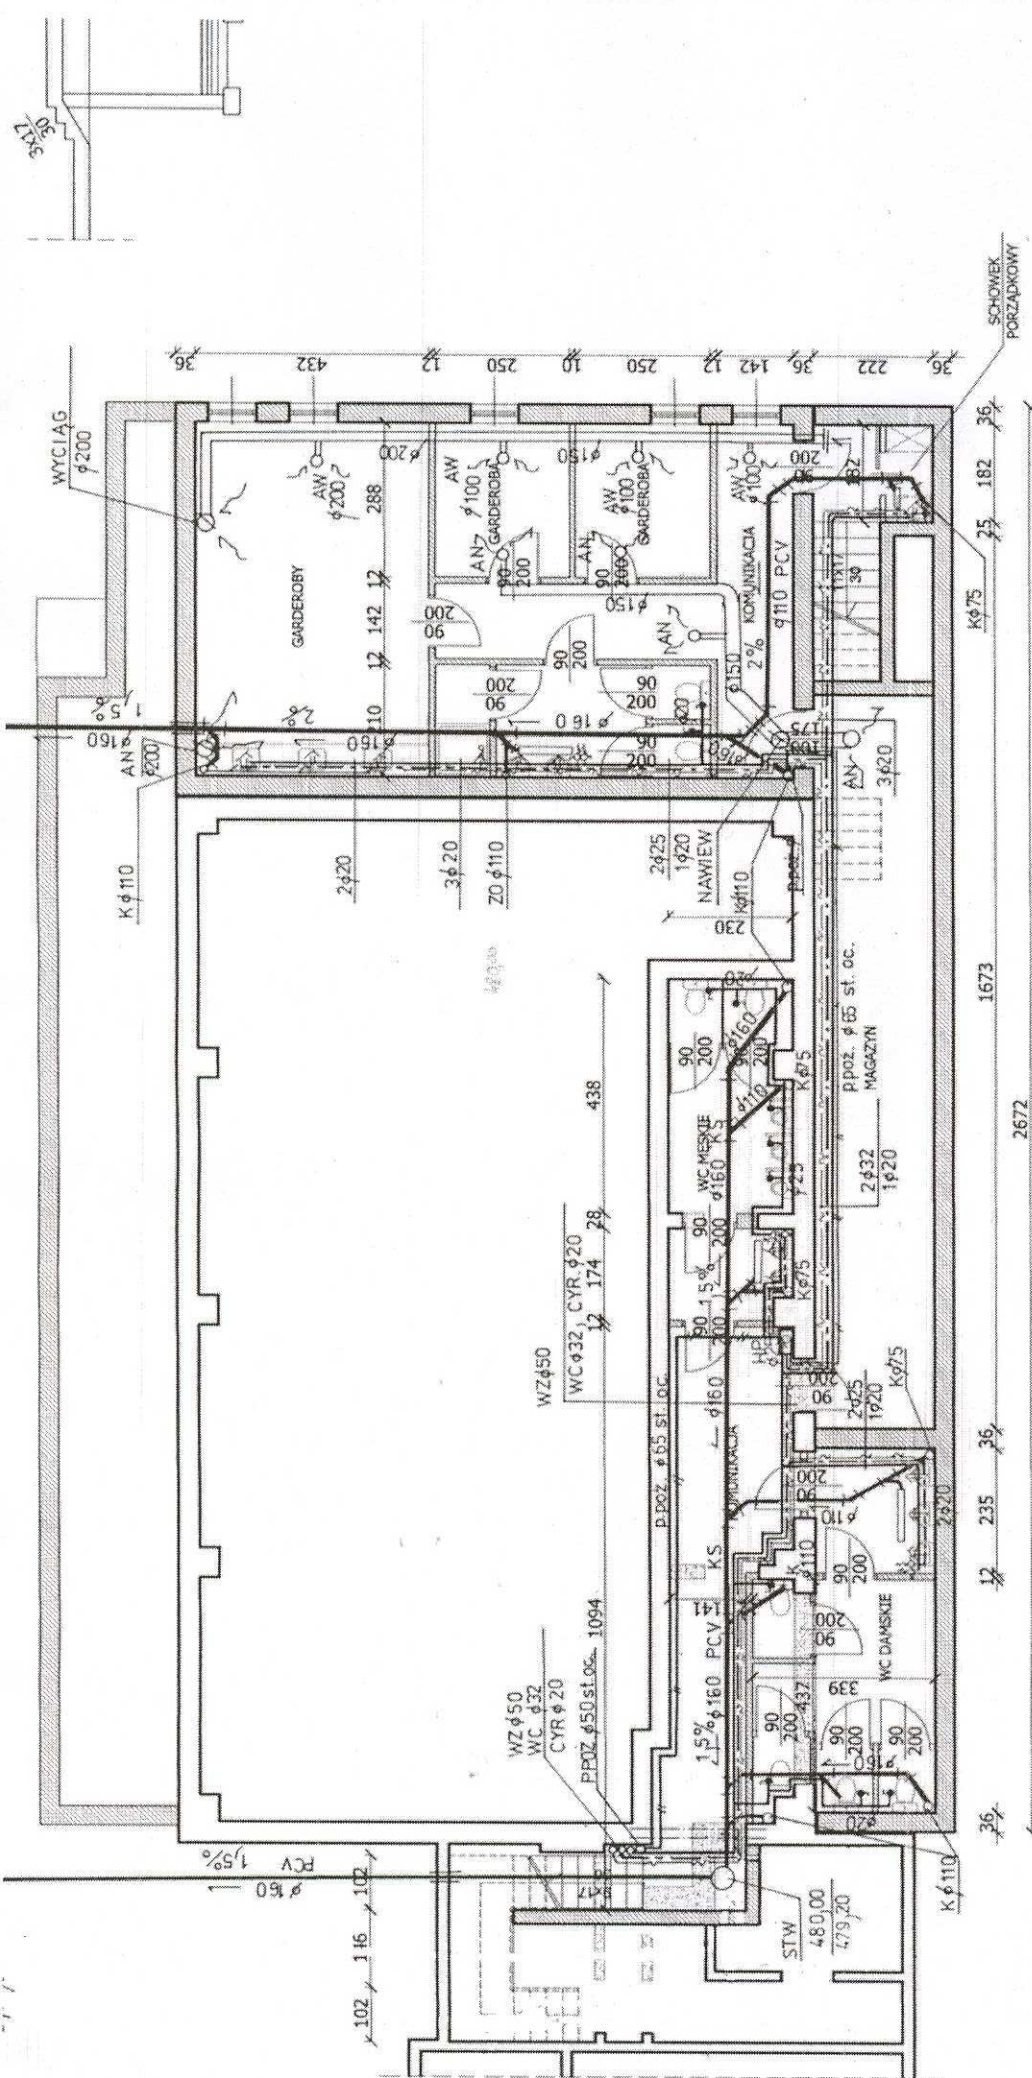


Rzut piwnicy
1:100

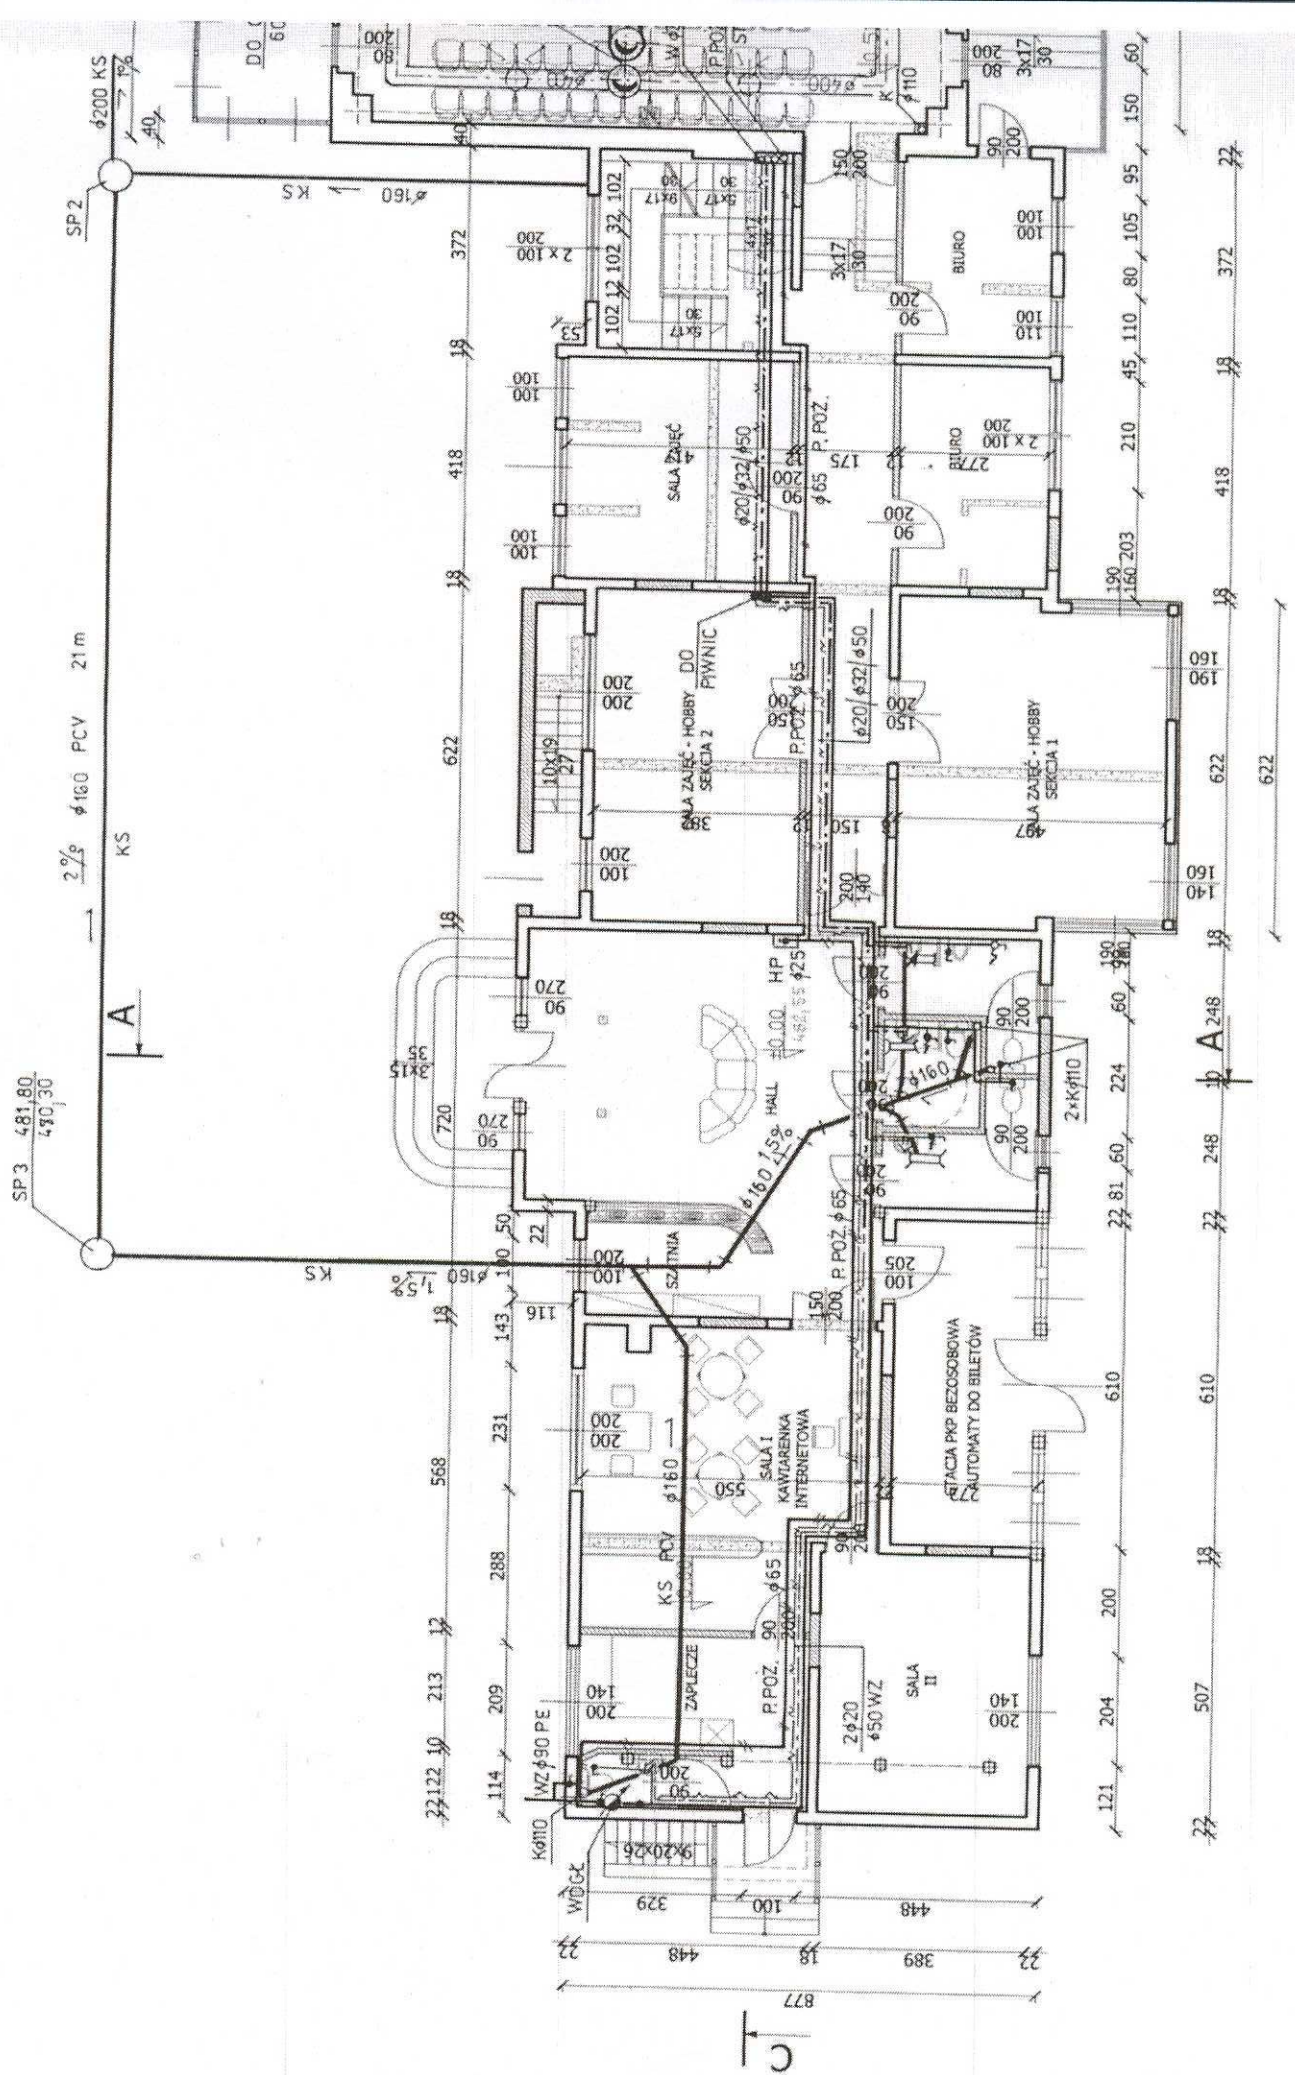


RCO - rozdzielacz ogrzewania podłogowego
CO - pion c.o.
7 - numer obiegu grzewczego
5 - rozstaw rur grzejnych


TEMAT	BRANŻA SANITARNA	DATA
OBIEKT	Przebudowa i nadbudowa budynku stacji PKP na DOM KULTURY	09.2008
TYTUŁ KRSINKU	Stronie Śląskie ul. Kościuszki dz. 14/6 Rzut piwnic - instalacja grzewcza	SKALA 1:100
INWESTOR	Gmina Stronie Śląskie Ul. Kościuszki 55	NR RYS
PROJEKTANT	MGR INŻ. ANETA RYCHLIŃSKA	4/S
SPRAWDZIE	NR UPK 34600/DOW MGR INŻ. G. Matuszewska NR UPK 15700/S43	

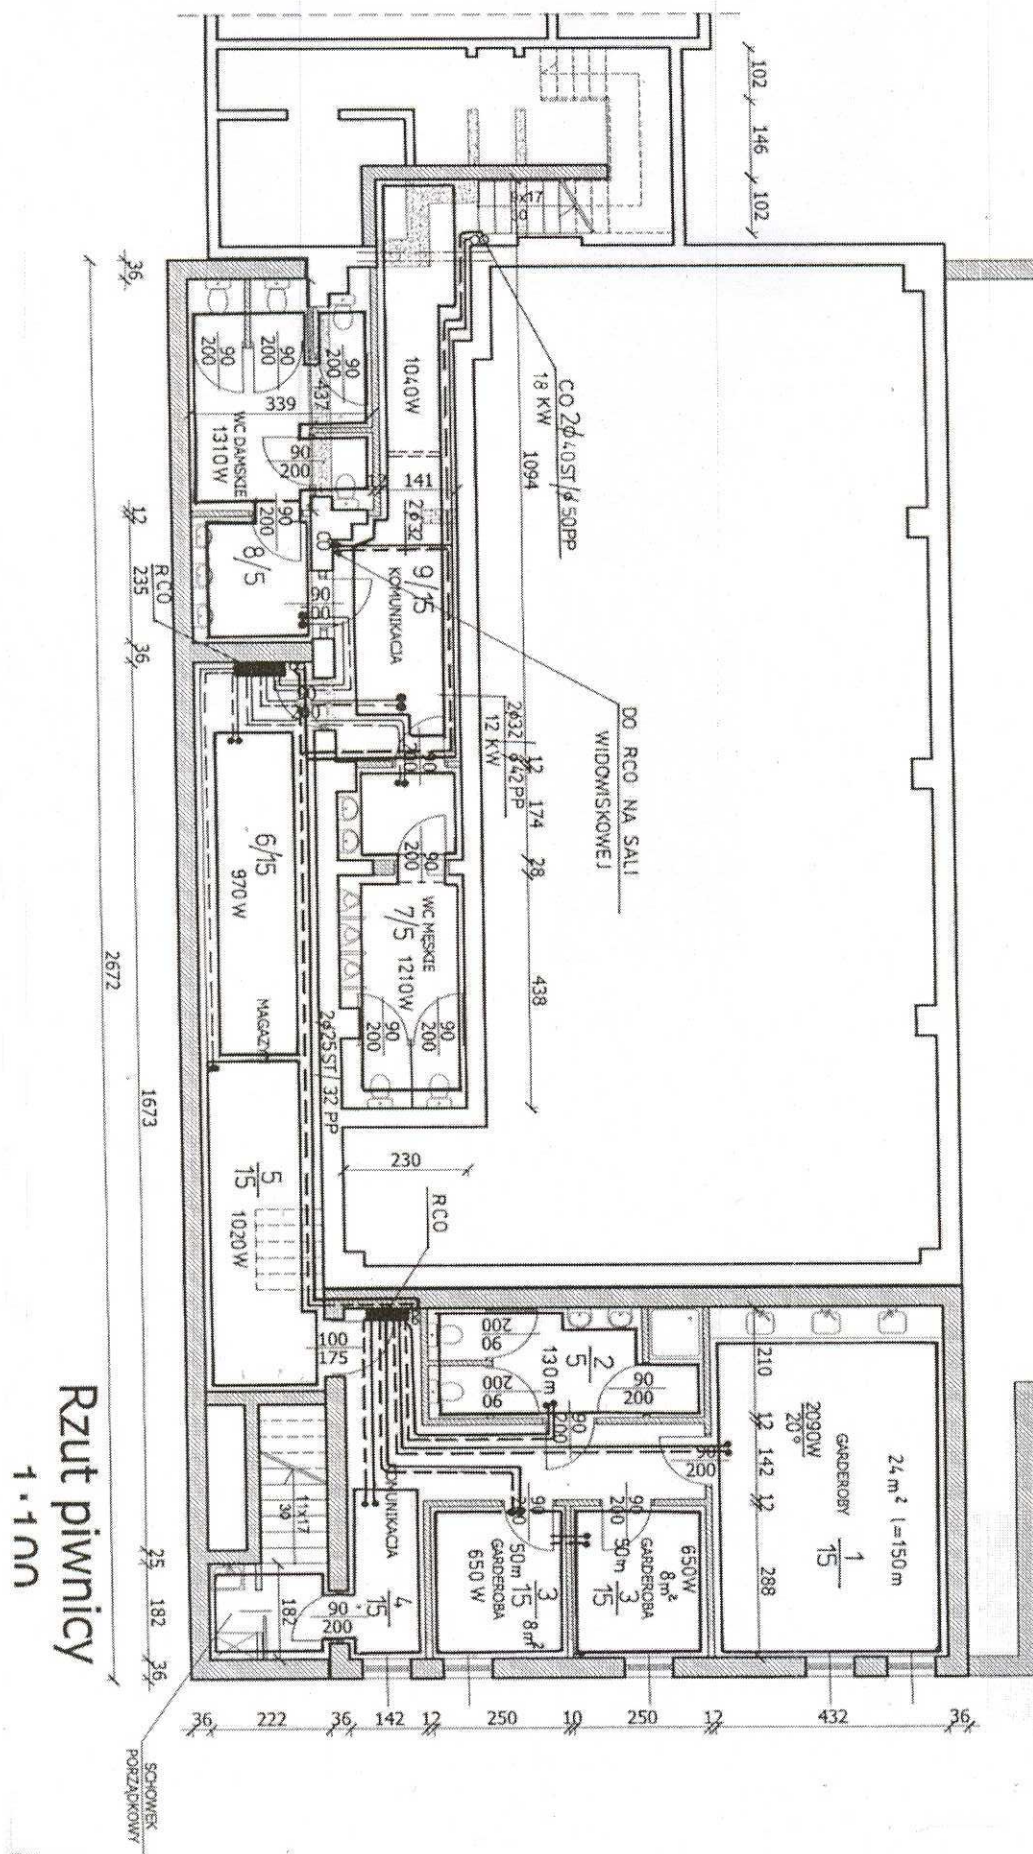


Rzut piwnicy
1:100

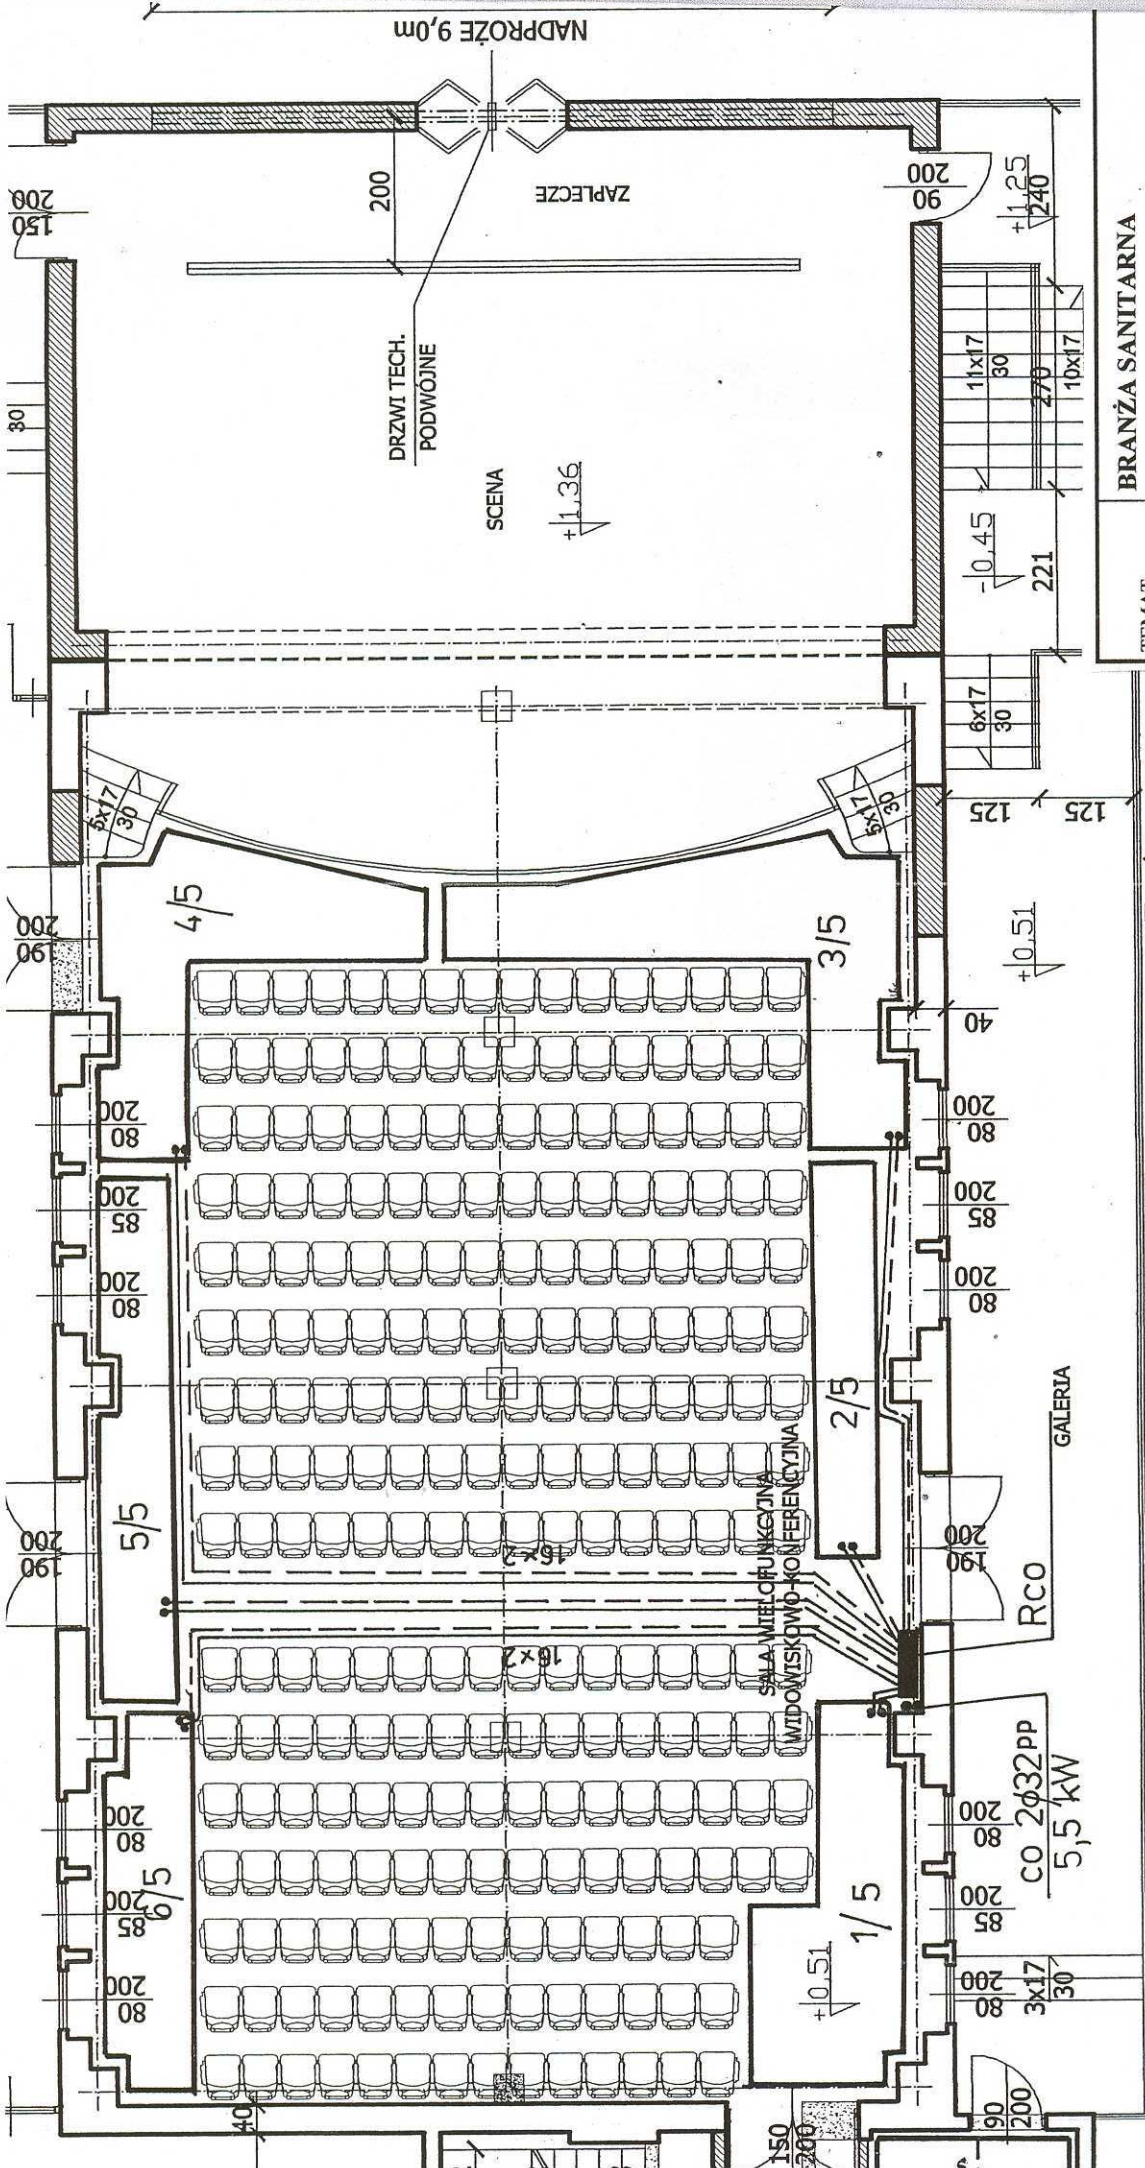

TEMAT	BRANŻA SANITARNA
OBIEKT	Przebudowa i nadbudowa budynku stacji PKP na DOM KULTURY Stronie Śląskie ul. Kościuski dz. 14/6
TYTUŁ RYSUNKU	Rzut parteru - instalacja grzewcza wentylacja , CT
INWESTOR	Gmina Stronie Śląskie Ul. Kościuski 55
PROJEKTANT	MGR INŻ. ANETA RYCHLIŃSKA NR UPR. 346/00/DUW
SPRAWDZIŁ	MGR INŻ. G. Matusiakiewicz NR UPR. 153/DOS/03

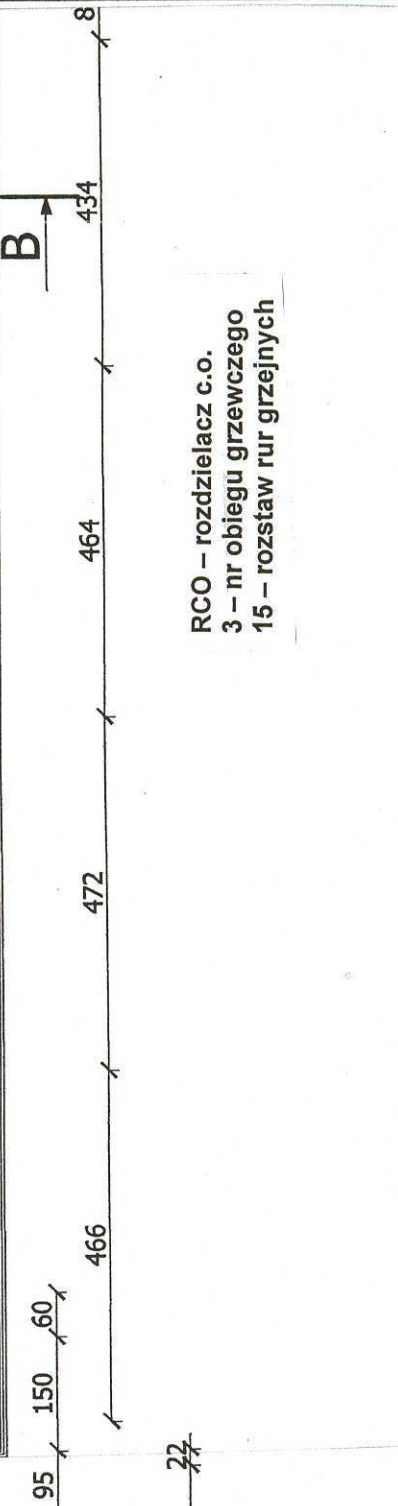


RCO – rozdzielacz c.o.
3 – nr obiegu grzewczego
15 – rozstaw rur grzejnych

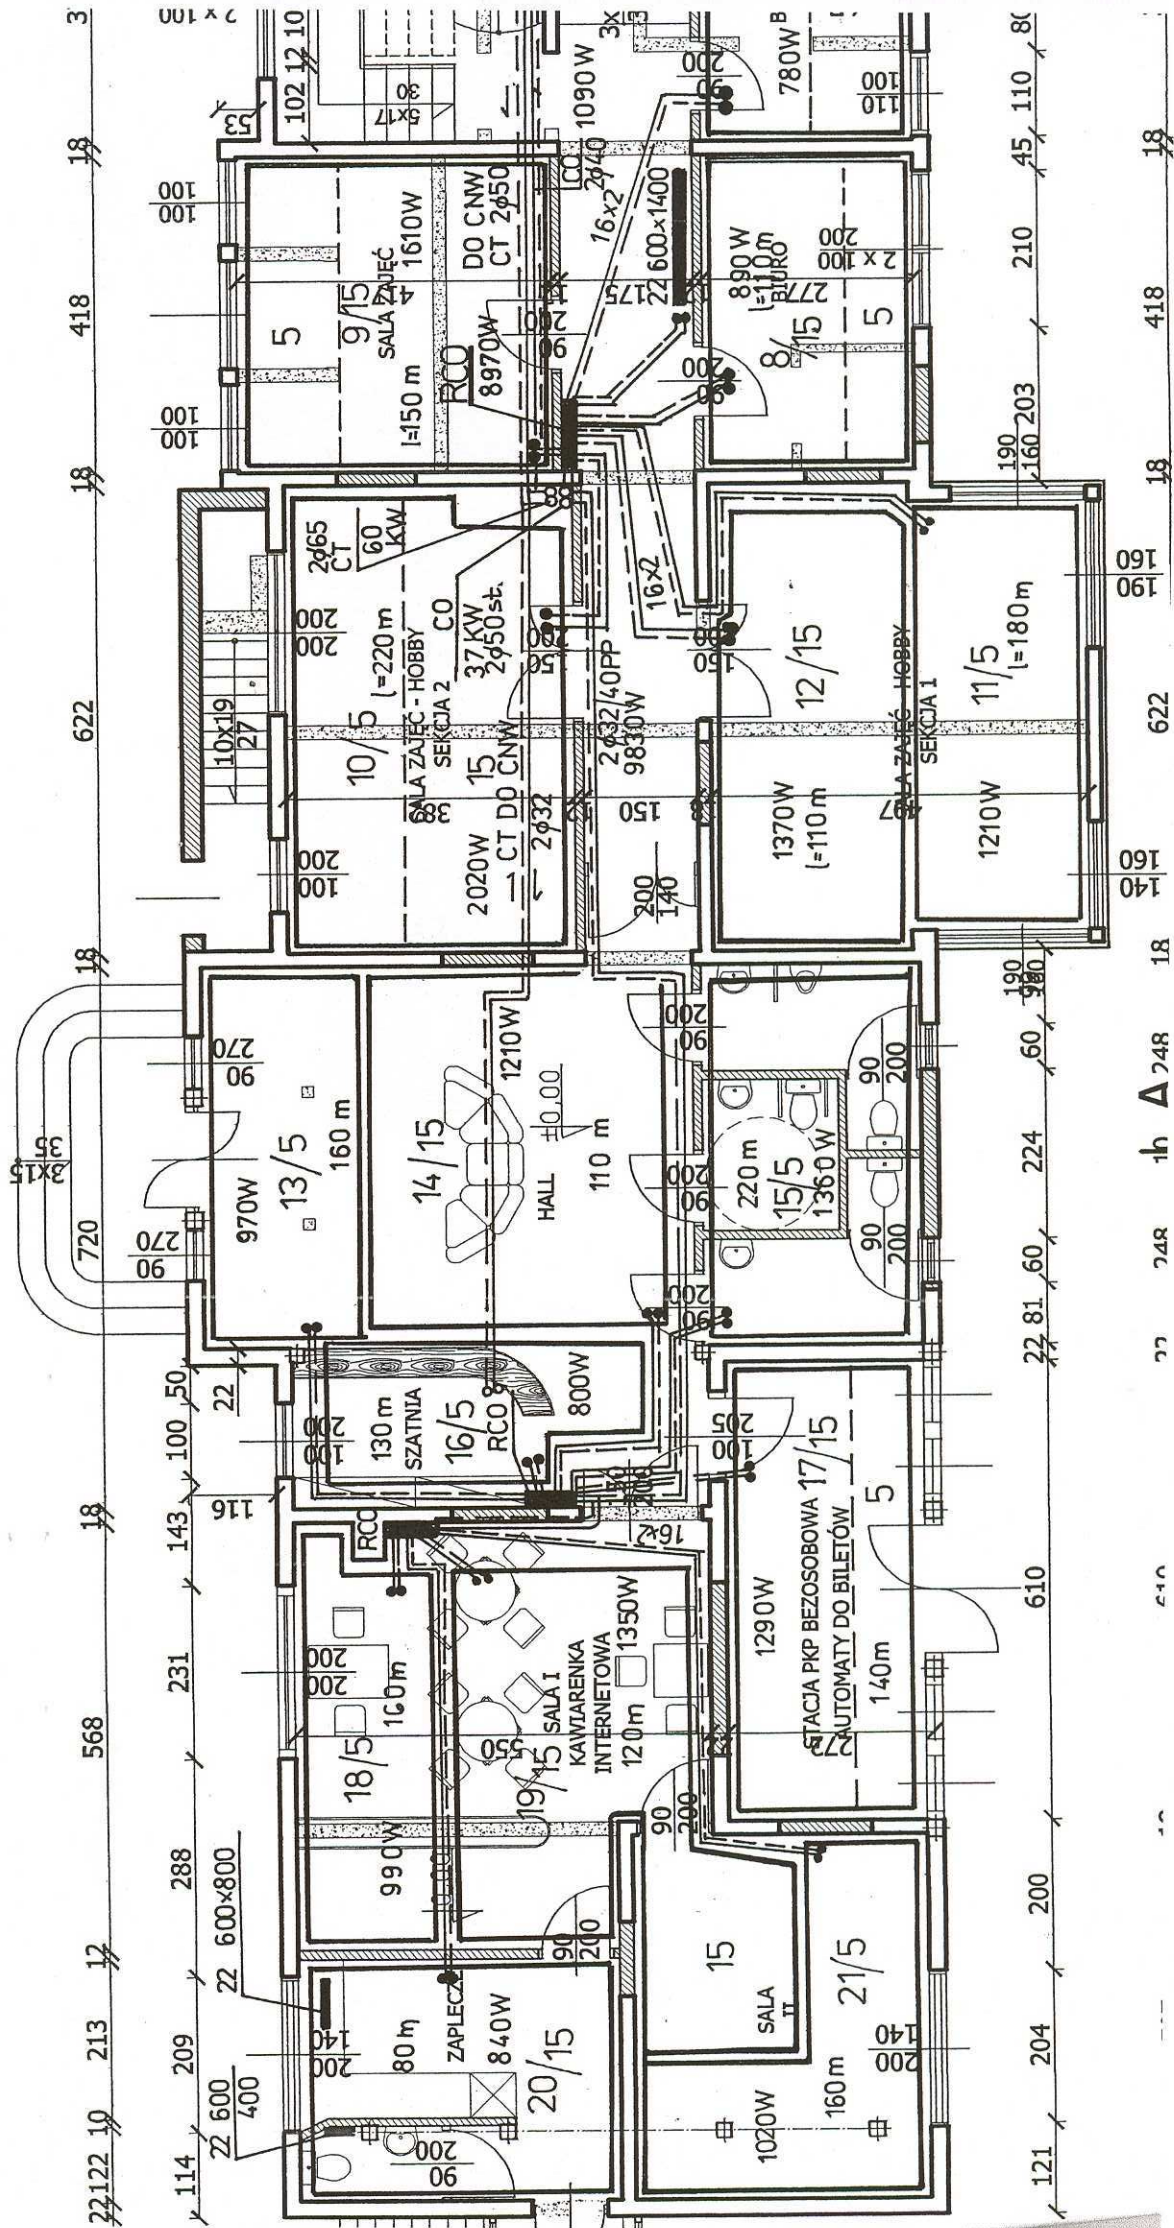

A

AN - anemostat nawiewny z regulowaną wydajnością 100 mm
 AW - anemostat wiewny 100 mm z regulowaną wydajnością
 CNW - centrala nawiewno-wyiewna podwieszana o wydajności 2000 m³/h
 z rekuperacją ciepła, nagrzewnicą i chłodnicą

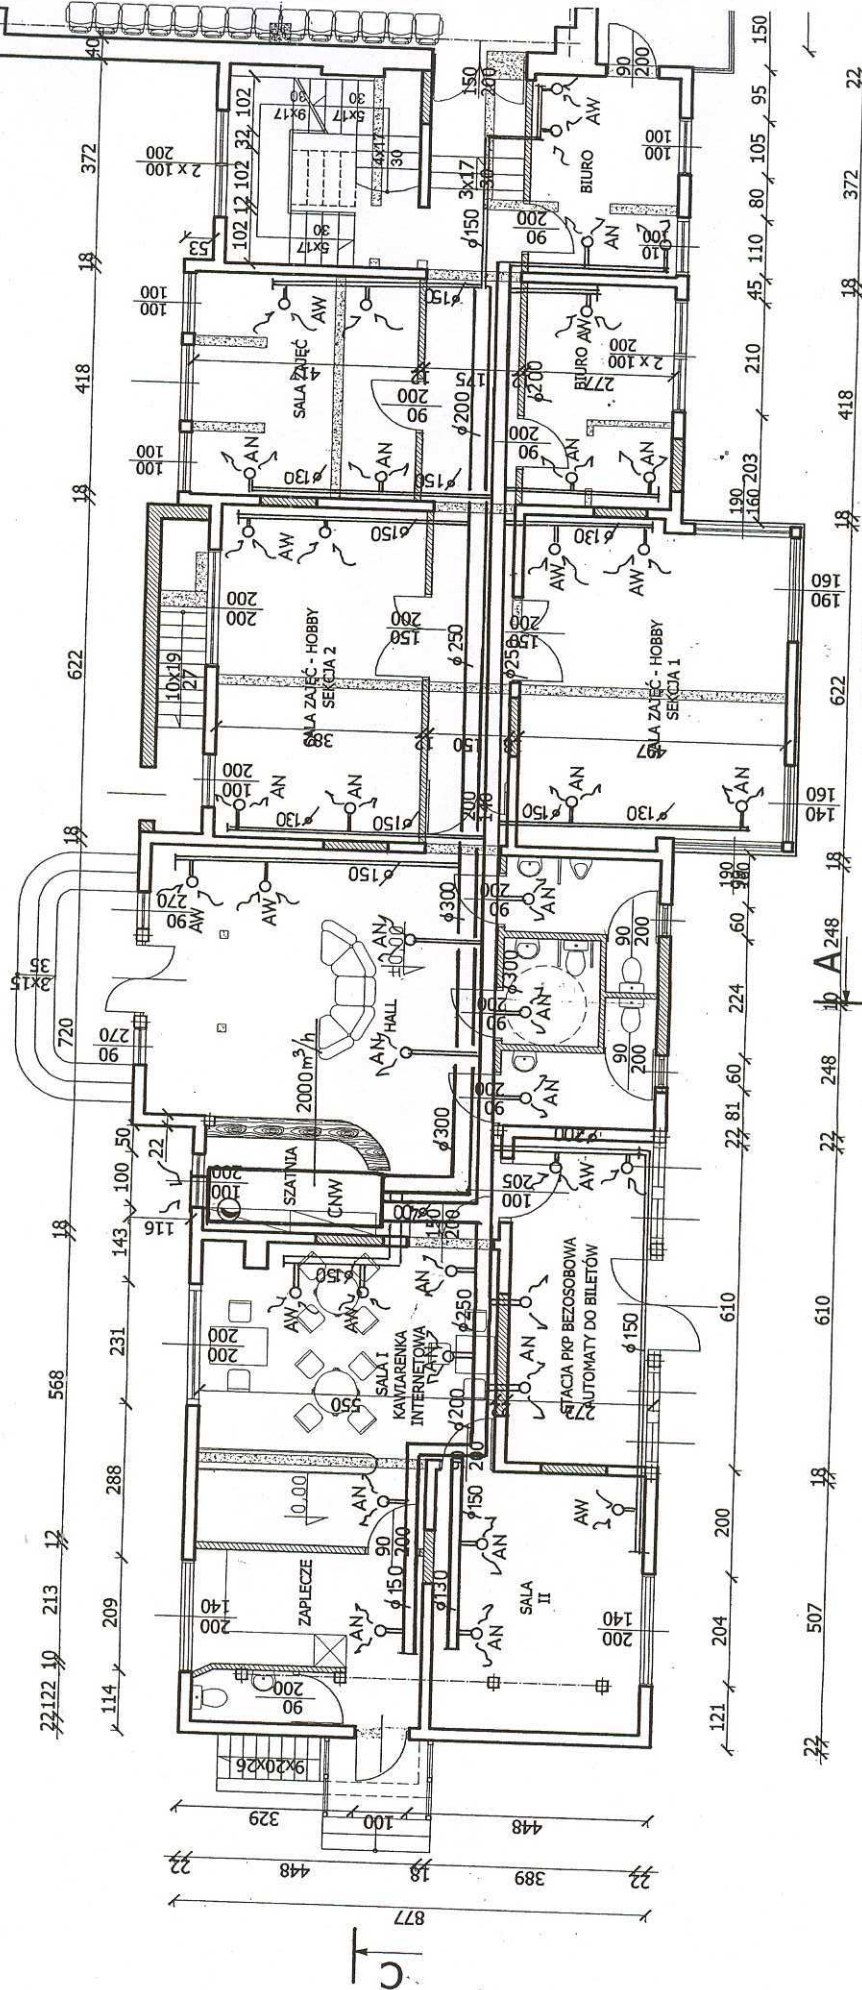

TEMAT	BRANŻA SANITARNA	DATA	09 2008
OBIEKT	Przebudowa i nadbudowa budynku stacji PKP na DOM KULTURY Stronie Śląskie ul. Kościuski dz. 14/6	SKALA	1:100
TYTUŁ RYSUNKU	WENTYLACJA MECH. PARTER	NR RYS.	6/S
INWESTOR	Gmina Stronie Śląskie Ul. Kościuski 55	PROJEKTANT	MGR INŻ. ANETA RYCHLIŃSKA
SPRAWDZIŁ			NR UPR. 346/00/DUW MGR INŻ. G. Mausiakiewicz NR UPR. 153/DOŚ/03