



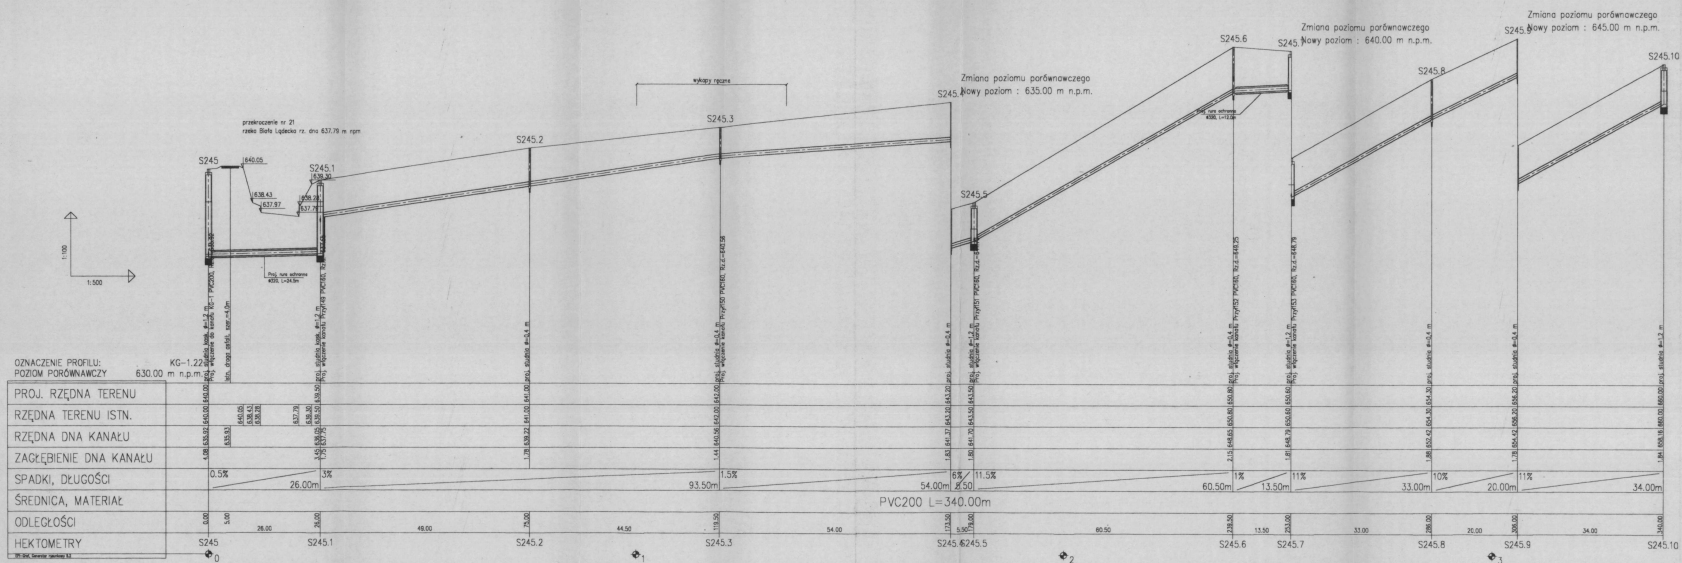

1. W następnych skrytkach z uszczelnieniem podziemnym przez prowadzić zgodnie z profilem podziemnym odległości od stacji.
2. Przy skrytkach kanalizacji sanitacyjnej z kabinami emergencyjnymi, kabinami odosłaniania i innych kabin w tym miejscu należy wykonać i zabezpieczyć na odległość min. 2 m z masy betonu dwustronnie w kierunku skrytki z uszczelnieniem podziemnym w przypadku uszkodzenia uszczelnienia.
3. Wskazywać odległości, na kanalizacji należy wykonać rury odosłanianie PVC.
4. Przepisy wykonania kanalizacji sanitacyjnej podziemnej oraz podziemnej odosłaniania, grawitacyjnej wykonanej w ramach odosłaniania z tworzywa sztucznego lub ze stali.

STAROSTWO POWIATOWE
w Skarżku
Olsztyn Zamkowy
ul. Wolności 6
57-500 Iwona Kłoda


PRZEDSIĘBIORSTWO PRODUKCYJNO-USŁUGOWE „DOMKOP” Sp. z o.o., ul. Tęczyńska 32, Wrocław			
Inwestor	Gmina Skarżko, ul. Kołłątaja 17, 57-500 Iwona Kłoda	Stadium	PR
Opis	Budowa kanalizacji sanitacyjnej z przebiegiem do budynku w celu podłączenia do istniejącej kanalizacji sanitacyjnej w miejscowości Skarżko, Gmina Skarżko, Powiat Skarżkowski, woj. dolnośląskie.	Temat	PROJEKT KANALIZACJI SANITARNEJ
Typ	PROFIL - KOLEKTOR RÓWNY KG-1.22		
Przebieg	S245 - S245.10	Legenda	
Wykonanie	Magdalena Kucharska	Długość	IV - 2006
Projektant	Sylwester Kucharski	IV - 2006	Skala 1:500/100
Projektant	Wojciech Wójcicki	IV - 2006	
Projektant	Przemysław	IV - 2006	

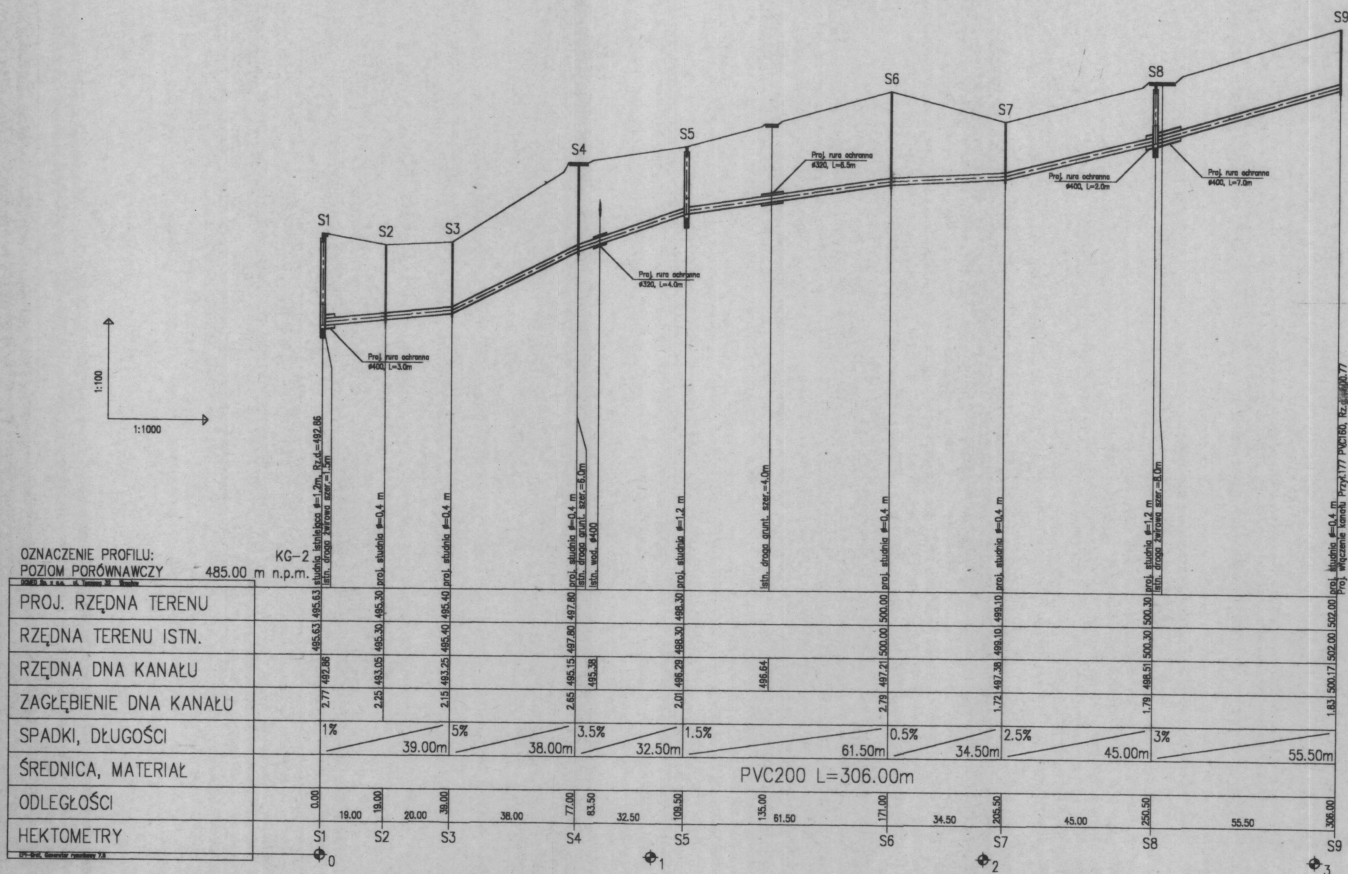

1. W miejscach skrzyżowań z istniejącymi sieciami podziemnymi prace prowadzić ręcznie i pod nadzorem odpowiednich służb.
2. Przy skrzyżowaniu kanalizacji sanitarnej z kablem energetycznym, kablem telekomunikacyjnym lub kablem w ręce proszę należy odłożyć i zabezpieczyć na odległość min. 2 m z rurą ochronną dwustronna.
3. W miejscach skrzyżowań z innymi sieciami podziemnymi w przypadku niezachowania minimalnych normatywnych odległości, na kanalizację należy założyć rury ochronne PVC.
4. Przejścia poprzeczne kolektorem kanalizacji sanitarnej pod rowami oraz pod drogami asfaltowymi, gruntowymi wykonawcy w rurach ochronnych z tworzyw sztucznych lub ze stali.

STAROSTWO POWIATOWE
w Kłodzku
Oddział Zamiejscowy
ul. Sienkiewicza 6
57-500 Bystrzyca Kłodzka

PRZEDSIĘBIORSTWO PRODUKCYJNO - USŁUGOWE „DOMED” Sp. z o.o., ul. Tęczowa 32, Wrocław				
Investor	Gmina Stronie Śląskie, ul. Kotłowskiego 55, 57-550 Stronie Śląskie		Stadium	PB
Investycja	Budowa kanalizacji sanitarnej z przyłączami do budynków wraz z niezbędnym uzbrojeniem oraz budowa oczyszczalni przydomowych w miejscowościach Stronie Śląskie, Goszów, Stary Goszów, Nowy Goszów, Budziej w gm. Stronie Śląskie		Temat	
Treść	PROFIL - KOLEKTOR GŁÓWNY KG-2 S1 - S9			
Funkcja	Imię i nazwisko	Uprawnienia	Data	 Skala: 1:500/100 Nr rys. 85
Wykonawca	Magdalena Kucharska		IV/2006	
Projektant	Sylwester Kucharski	337/DB/WBP	IV/2006	
Projektant	Wojciech Wojciechowski	258/DOŚ/05	IV/2006	
Projektant spr.	Piotr Peregudowski	426/94/UW	IV/2006	

 

STAROSTWO POWIATOWE
w Kłodzku
Oddział Zamiejscowy
ul. Sienkiewicza 6
57-500 Bystrzyca Kłodz.

PRZEDSIĘBIORSTWO PRODUKCYJNO - USŁUGOWE „DOMED” Sp. z o.o., ul. Tęczywa 32, Wrocław				
Investor	Gmina Stronie Śląskie, ul. Kościuszki 55, 57-540 Stronie Śląskie		Stadium	PB
Investycja	Budowa kanalizacji sanitarnej z przyłączami do budynków wraz z niezbędnymi urobionymi oraz przyłączami do sieci przydomowych w miejscowościach: Stronie Śląskie, Grotów, Stary Grotów, Nowy Grotów, Bieda w gm. Stronie Śląskie			
Treść	PROFIL - KOLEKTOR GŁÓWNY KG-3 S1(Sst) - S6			Tytuł PROJEKT KANALIZACJI SANITARNEJ
Funkcja	Imię i nazwisko	Uprawnienia	Data	Podpis
Wykonawca	Magdalena Kucharska		IV/2006	
Projektant	Sylwester Kucharski	337/R2/WISP	IV/2006	
Projektant	Wojciech Wojdychowski	258/D0/SUS	IV/2006	
Projektant spr.	Piotr Peregudowski	426/U4/S	IV/2006	
				Skala 1:500/100
				Nr rys. 86