

Woj.: dolnośląskie
Powiat: kłodzki
MIASTO: Stronie Śląskie
OBRĘB: STRONIE ŚL

MAPA SYTUACYJNO-WYSOKOŚCIOWA

Dł celów projektowych

Skala 1:500

Operat Nr KERG 0503- 1/05

Granice prawne

Geodeta Uprawniony
mgr inż. Jacek Boruchowski
57-541 Kłodzko
St. 1
Upr. Nr 954 z dn. 22.06.2007 r.
wyd. przez NGPIB

Wsk

02.02.05 0503-1/05

02.02.2005

m. jowl.

1. W miejscach skrzyżowań z istniejącymi sieciami podziemnymi prace prowadzić ręcznie i pod nadzorem odpowiednich służb
2. Przy skrzyżowaniu kanalizacji sanitarnej z kablem energetycznym, kablem telekomunikacyjnym kabel w rejonie proj. trasy należy odkryć i zabezpieczyć na odcinku min. 2 m z rurą ochronną dwudzielną
3. W miejscach skrzyżowań z innymi sieciami podziemnymi w przypadku niezachowania minimalnych normatywnych odległości, na kanalizację należy założyć rury ochronne PVC
4. Przejścia poprzeczne kolektorem kanalizacji sanitarnej pod rowami oraz pod drogami asfaltowymi, gruntowymi - wykonać w rurach ochronnych z tworzywa sztucznego lub ze stali

na odcinku muru oporowego pobocze utwardzić kostką kamienną na ławie betonowej o gr. 20 cm i szer. 100 cm

PRZEDSIĘBIORSTWO PRODUKCYJNO- USŁUGOWE „BOMED” Sp. z o.o. ul. Teczowa 32, Wrocław		ul. Teczowa 32, Wrocław	
Investor	Gmina Stronie Śląskie, ul. Krasieuski 55, 57-550 Stronie Śląskie	Stadium	PB
Investycja	Budowa kanalizacji sanitarnej z przyłączami do budynków wraz z niezbędnym uzbrojeniem oraz budowa oczyszczalni przydomowych, miejscowości: Stronie Śląskie, Goszów, Stary Goszów, Nowy Goszów, Bielice w gminie Stronie Śląskie	Temat	PROJEKT KANALIZACJI SANITARNEJ
Trasa	PROJEKT ZACOSPODAROWANIA TERENU		
Funkcja	Imię i nazwisko	Uprawnienia	Data
Wykonat	Magdalena Kucharska		IV 2006
Projektant	Sylwester Kucharski	337/82/WBPP	IV 2006
Projektant	Wojciech Wojciechowski	258/DOS/05	IV 2006
Projektant sp.	Piotr Perzadkowski	426/94/UW	IV 2006
mapa 483 113 0531		Podpis 	
Skala: 1:500		Nr op. 5	

A Gm. Stronie Śląskie
1 obręb Goszów
B m Stronie Śląskie

LEGENDA:
—○— Proj. kanalizacja grawitacyjna
--- Proj. kanalizacja ciśnieniowa
--- Proj. rura ochronna

18.03.1992r 4/92

Woj.: dolnośląskie
Powiat: kłodzki
Gmina: Stronie Śląskie
OBRĘB: GOSZÓW

MAPA SYTUACYJNO-WYSOKOŚCIOWA


Do celów projektowych


Skala 1:1000

Operat Nr KERG 0503- 1/05

Granice nieprawne

 483.113.102

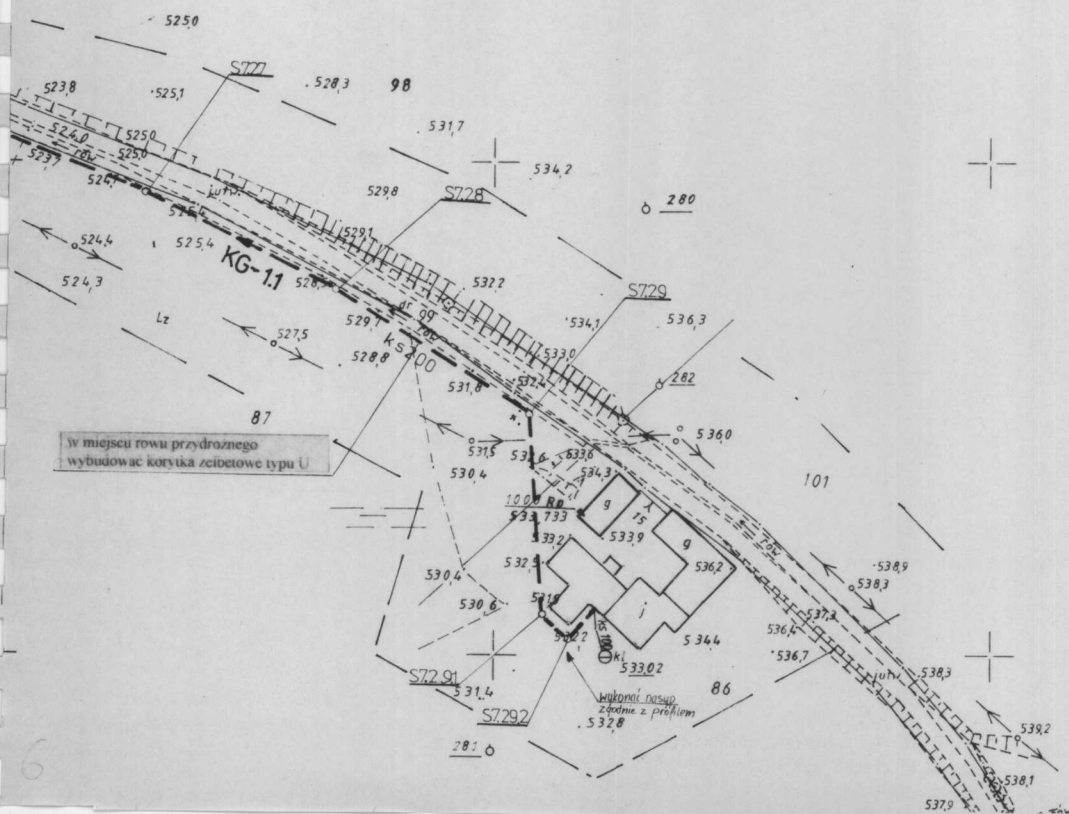

PRZEDSIĘBIORSTWO PRODUKCYJNO - USŁUGOWE „DOMED” Sp. z o.o., ul. Tęczowa 32, Wrocław					
Investor	Gmina Stronie Śląskie, ul. Kościuski 55, 57-550 Stronie Śląskie			Stadium	PB
Investycja	Budowa kanalizacji sanitarnej z przyłączami do budynków wraz niezbędnym uzbrojeniem oraz budowa oczyszczalni przydomowych w miejscowościach: Stronie Śląskie, Goszów, Stary Gierałów, Nowy Gierałów, Bielice w gm. Stronie Śląskie			Temat	PROJEKT KANALIZACJI SANITARNEJ
Treść	PROJEKT ZAGOSPODAROWANIA TERENU				
Funkcja	Imię i nazwisko	Uprawnienia	Data	Podpis	mapa
Wykonał	Magdalena Kucharska		IV ^o 2006		483.113.102
Projektant	Sylwester Kucharski	337/82/WBPP	IV ^o 2006		Skala:
Projektant	Wojciech Wojciechowski	258/DOS/05	IV ^o 2006		1:1000
Projektant spr	Piotr Peregudowski	426/94/UW	IV ^o 2006		Nr rys. 6

LEGENDA:

---○--- Proj. kanalizacja grawitacyjna

-----Proj. kanalizacja ciśnieniowa

 Proj.rura ochronna

02.02.05

05-03-1105

02.02.2005

STAROSTWO POWIATOWE
w Kłodzku
Oddział Ziemiejscowy
ul. Sienkiewicza 6
57-500 Bystrzyca Kłodzka*

Geodeta Uprawniony
mgr inż. Józef Bochnowski
57-541 TRZCIEŃ
Sł. 7. Brzuch
Upr. Nr 9542 z dn. 22.06.1990r.
wyd. przez MGPIB

Woj. dolnośląskie
Powiat: Kłodzki
Gmina: Stronie Śląskie
OBREB: GOSZÓW

MAPA SYTUACYJNO-WYSOKOŚCIOWA

Do celów projektowych

Skala 1:500

Operat Nr KERG 03/09- 1/05

Granice nieprawne

1. W miejscach skrzyżowań z istniejącymi, istniejącymi podziemnymi przewodami kablowymi i podziemnymi przewodami wodnymi.
2. Przy skrzyżowaniach kanalizacji z istniejącymi i kablowymi przewodami, istniejącymi podziemnymi przewodami wodnymi, przy skrzyżowaniach z istniejącymi i kablowymi przewodami wodnymi, przy skrzyżowaniach z istniejącymi i kablowymi przewodami wodnymi.
3. W miejscach skrzyżowań z istniejącymi i kablowymi przewodami, istniejącymi podziemnymi przewodami wodnymi, przy skrzyżowaniach z istniejącymi i kablowymi przewodami wodnymi, przy skrzyżowaniach z istniejącymi i kablowymi przewodami wodnymi.
4. Przekroje poprzeczne kładowych kanalizacji, istniejących podziemnych przewodów kablowych i podziemnych przewodów wodnych, w miejscach skrzyżowań z istniejącymi i kablowymi przewodami, istniejącymi podziemnymi przewodami wodnymi.

STAROSTWO POWIATOWE
w Kłodzku

LEGENDA
--- Projekt kanalizacji grawitacyjnej
--- Projekt kanalizacji ciśnieniowej
--- Projekt ochrony

483.113.1012

WOJEWÓDZTWO DOLNOŚLĄSKIE
GMINA STRONIE ŚLĄSKIE

GOSZÓW

Mapa sytuacyjno-wysokościowa 1:500

1. Osnowa: układ 1965 poligonizacja IV kl.
2. Pomiar szczegółów: wykonano metodą bezpośrednią i tachymetryczną.
3. Mapa: siatka kwadratów na koordynatach, sytuacja podzięką i cieniem oraz naniesieniem NBI.

Wykonawca: W.B.G. TR w Wałbrzychu Rej. Oddział w Bystrzycy Kł. 1977r.



WOJEWÓDZKIE BIURO GEODEZJI I TERENÓW
ROLNICZYCH W WAŁBRZYSZU REJONOWY
ODDZIAŁ W BYSTRZYSZU KŁ.

Kierownik roboty
H. Jowarzik
25.11.1977r.

Inżynier kontroli

24.11.1977r.

Naczelnik inżynier


24.11.1977r.

NR KS RB 62/77

23.03.8 1/18

23.03.8

PRZEDSIĘWZIĘCIE PROJEKTOWO-USTALOWE "DOMER" Sp. z o.o. ul. Tatarska 17, Wrocław									
Inwestor	Gmina Stronie Śląskie, ul. Kościelna 55, 57-550 Stronie Śląskie	Stadium	FB						
Inwestycja	Kanalizacja sanitarna z przyłączami do budynków wzdłuż ul. Tatarskiej w miejscowości Stronie Śląskie, Gmina Stronie Śląskie	Temat	PROJEKT KANALIZACJI SANITARNEJ						
Titel	PROJEKT ZAGOSPODAROWANIA TERENU								
Funkcja	Inż. i naczelnik	Uprawnienia	IV 2000	data	2000	2000	2000	2000	2000
Wykonawca	Magdalena Kucharska	IV 2000	2000	2000	2000	2000	2000	2000	2000
Projektant	Sylwester Kucharski	23/03/2000	IV 2000	2000	2000	2000	2000	2000	2000
Projektant	Wojciech Wojciechowski	25/03/2000	IV 2000	2000	2000	2000	2000	2000	2000
Projektant sp.	Piotr Peregudowski	26/04/2000	IV 2000	2000	2000	2000	2000	2000	2000

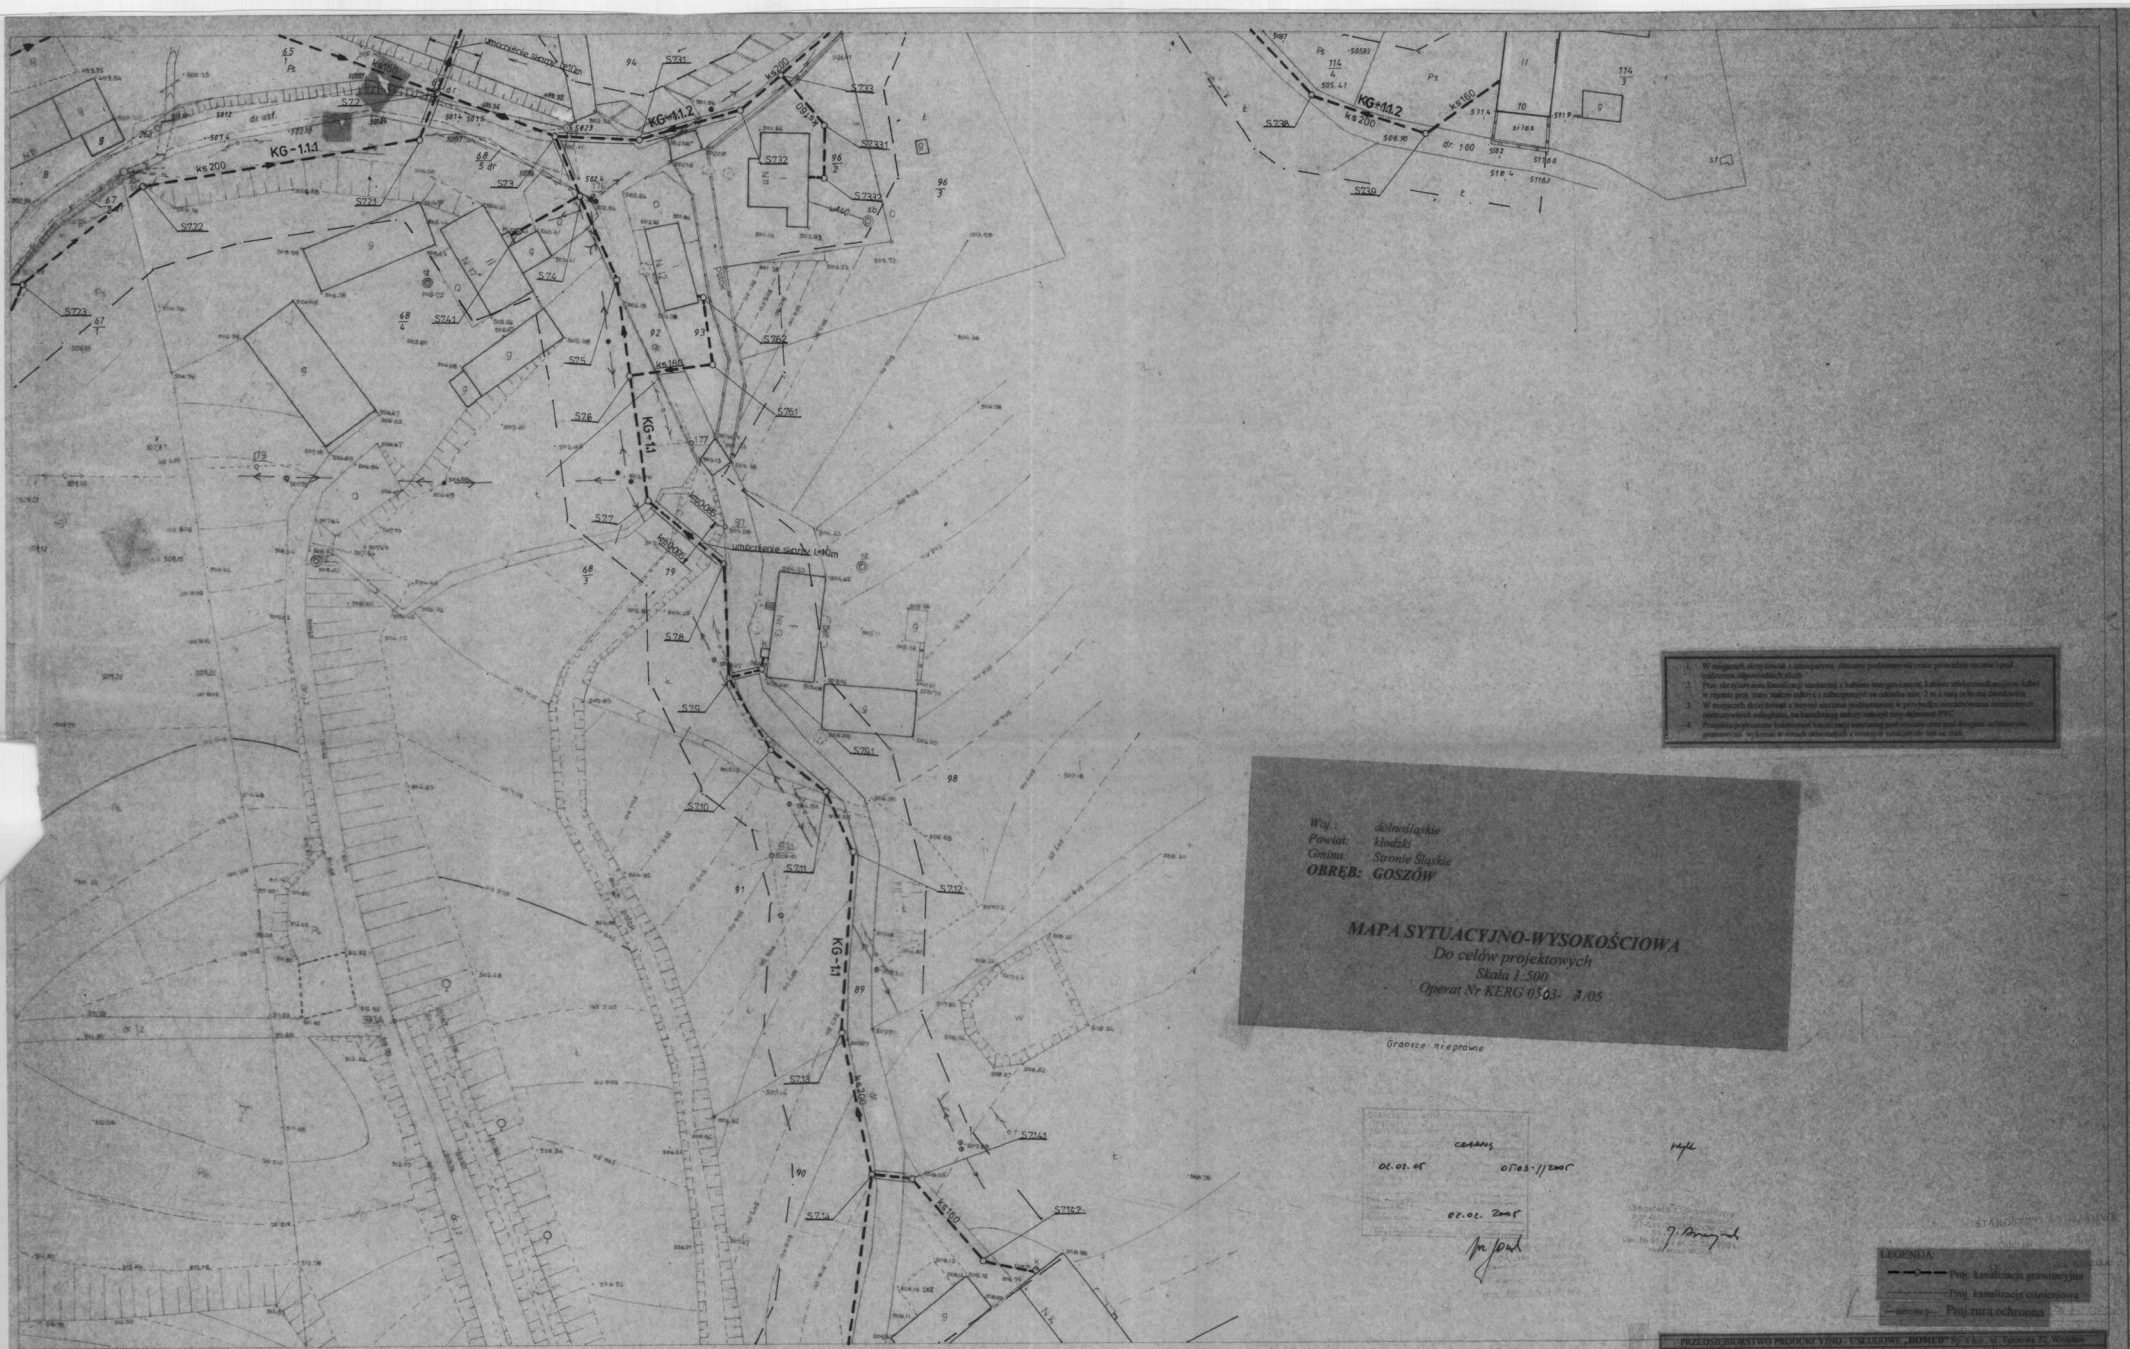

Woj.: dolnośląskie
Powiat: kłodzki
Gmina: Stronie Śląskie
OBRĘB: GOSZÓW

MAPA SYTUACYJNO-WYSOKOŚCIOWA
Do celów projektowych
Skala 1:500
Operat Nr KERG 0503-3.05

Granice nieprawne

02.02.07
02.02.2007
02.02.2007
02.02.2007

LEGENDA
— granica nieprawna
— granica właściwa
— granica ochronna
— granica ochronna

483.113.0534

WOJEWÓDZTWO DOLNOŚLĄSKIE
GMINA STRONIE ŚL.

GOSZÓW

Mapa sytuacyjno-wysokościowa 1:500

1. Osnowa układ: 1965 poligonizacja IV kl.
2. Pomiar szczegółów: wykonano metodą bezpośrednią i tachymetryczną.
3. Mapa: siatka kwadratów na koordynatach sytuacyjnych i wysokościowych oraz naniesieniem NBI.

Wykonawca: WBG i TR w Walbrzychu, Rej. Oddział w Bystrzycy Kł. 1977r.

WOJEWÓDZKIE BIURO GEODEZJI I TERENÓW
ROLNYCH W WALBRZYSZACH
ODDZIAŁ W BYSTRZYSZCE KŁ.

Kierownik robót
H. Jaworski
25.1.1977r.

Inspektor kontroli

Naczelnik inżynier

NR KS. ROB. S2/7

23.03.07

21.03.07

PRZEDSIĘWZIĘCIE PROJEKTOWE WYKONANIE PRAC PROJEKTOWYCH					
Imię i nazwisko	Stanowisko	Podpis	Data	Wzrost	Waga
Wykonawca	Magdalena Kucharska		14.03.2007	170 cm	55 kg
Projektant	Sylwester Kucharski		14.03.2007	170 cm	55 kg
Pracownik	Wojciech Wójcikowski		14.03.2007	170 cm	55 kg
Pracownik	Eugeniusz Pągowski		14.03.2007	170 cm	55 kg

Woj.: dolnośląskie
Powiat: kłodzki
Gmina: Stronie Śląskie
OBRĘB: GOSZÓW

MAPA SYTUACYJNO-WYSOKOŚCIOWA
Do celów projektowych
Skala 1:500
Operat Nr KER-0503- 1/05

Granice prawne

01.01.05
01.03.10
01.01.05
01.01.05

Wzrostu nowa przydrożnego
wybudowania krawężnika typu U

MAPA ZASADNICZA

Zatwierdzona w 1991 przez

OKRĘGOWE PRZEDSIĘBIORSTWO GEODEZYJNO-
KARTOGRAFICZNE WE WROCŁAWIU

1. W miejscach skrzyżowań z istniejącymi studniami podziemnymi przez prowadzić rurę i pod studnią odpowiednich szufl.
2. Przy skrzyżowaniu kanalizacji sanitarnej z kabinami sepurowymi, kabinami łazienkowymi przez kabinę w rurę przy skrzyżowaniu i odprowadzić na odległość min. 2 m z rurę odłączającą przed kabiną.
3. W miejscach skrzyżowań z innymi sieciami podziemnymi w przypadku przecięcia kanalizacji sanitarnej w miejscach odłączenia, na kanalizacji sanitarnej należy wykonać rurę odłączającą PVC.
4. Przewidywać poprzeczne kolektory kanalizacji sanitarnej pod równymi oraz pod różnymi ukształtami terenu, w kabinie w rurach odłączających z rurami szarymi lub z żel.

STAROSTWO POWIATOWE
w Kłodzku
ul. Sienkiewicza 4
44-100 Bystřica Kłodzka
LEGENDA
--- Projekt kanalizacji sanitarnej
--- Projekt kanalizacji deszczowej
--- Projekt rury ochronnej

PRZEDSIĘBIORSTWO PRODUKCYJNO-USŁUGOWE „DOMED” Sp. z o.o. ul. Tęczyńska 32, Wrocław					
Inwestor	Gmina Stronie Śląskie, ul. Kosińskiego 33, 57-550 Stronie Śląskie			Stadium	PB
Inwestycja	Budowa kanalizacji sanitarnej z przyłączami do kolektorów wraz z niezbędnym ufortyfikowaniem oraz budową oczyszczalni przydomowych w miejscowościach: Stronie Śląskie, Goszów, Stronie Śląskie, Nowe Goszów, Hucie w Stronie Śląskie				
Treść	PROJEKT ZAGOSPODAROWANIA TERENU				
Funkcja	Imię i nazwisko	Uprawnienia	Data	Produkcja	mapa
Wykonali	Magdalena Kucharska	137/02/WBP	10.02.2009	IV	483.113.0532
Projektant	Sylwester Kucharski	137/02/WBP	IV	2006	Skala 1:500
Projektant	Wojciech Wojciechowski	258/00/05	IV	1996	No op. 10
Projektant	Piotr Perguchowski	426/04/UW	IV	2006	